


SKALA 1:1000

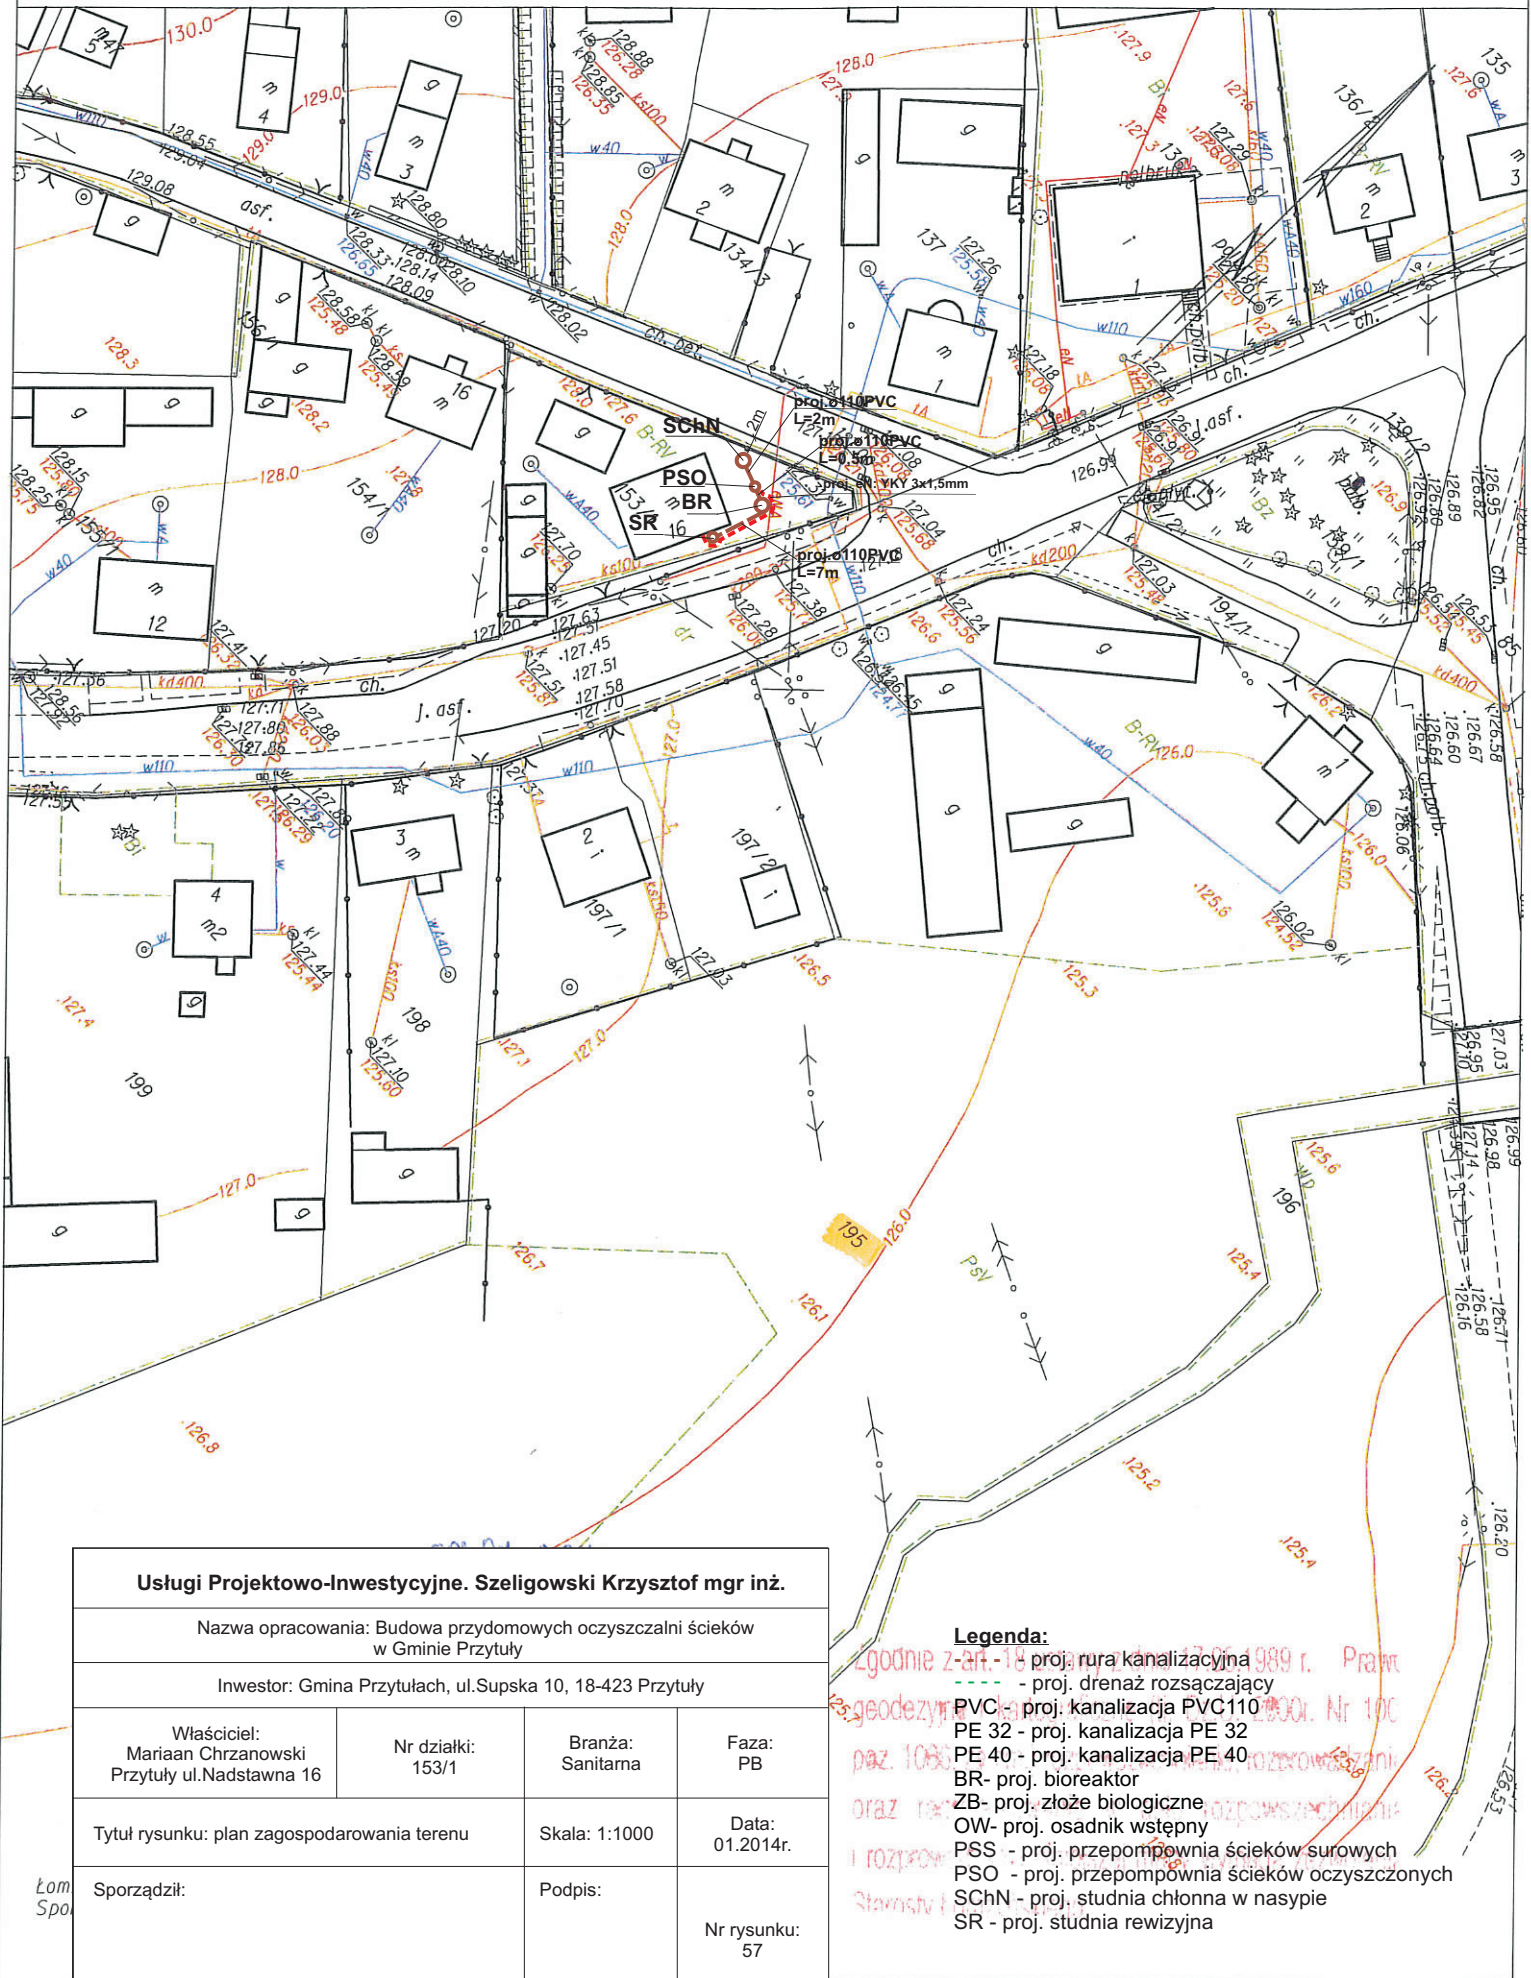

**Usługi Projektowo-Inwestycyjne. Szeligowski Krzysztof mgr inż.**

Nazwa opracowania: Budowa przydomowych oczyszczalni ścieków  
w Gminie Przytuły

Inwestor: Gmina Przytuły, ul. Supska 10, 18-423 Przytuły

Właściciel:  
Mariaan Chrzanowski  
Przytuły ul. Nadstawna 16

Nr działki:  
153/1

Branża:  
Sanitarna

Faza:  
PB

Tytuł rysunku: plan zagospodarowania terenu

Skala: 1:1000

Data:  
01.2014r.

Sporządził:

Podpis:

Nr rysunku:  
57

**Legenda:**

- - - - - proj. rura kanalizacyjna
- - - - - proj. drenaż rozsączający
- - - - - proj. kanalizacja PVC110
- PE 32 - proj. kanalizacja PE 32
- PE 40 - proj. kanalizacja PE 40
- BR - proj. bioreaktor
- ZB - proj. złożo biologiczne
- OW - proj. osadnik wstępny
- PSS - proj. przepompownia ścieków surowych
- PSO - proj. przepompownia ścieków oczyszczonych
- SChN - proj. studnia chłonna w nasypie
- SR - proj. studnia rewizyjna