


SKALA 1:1000

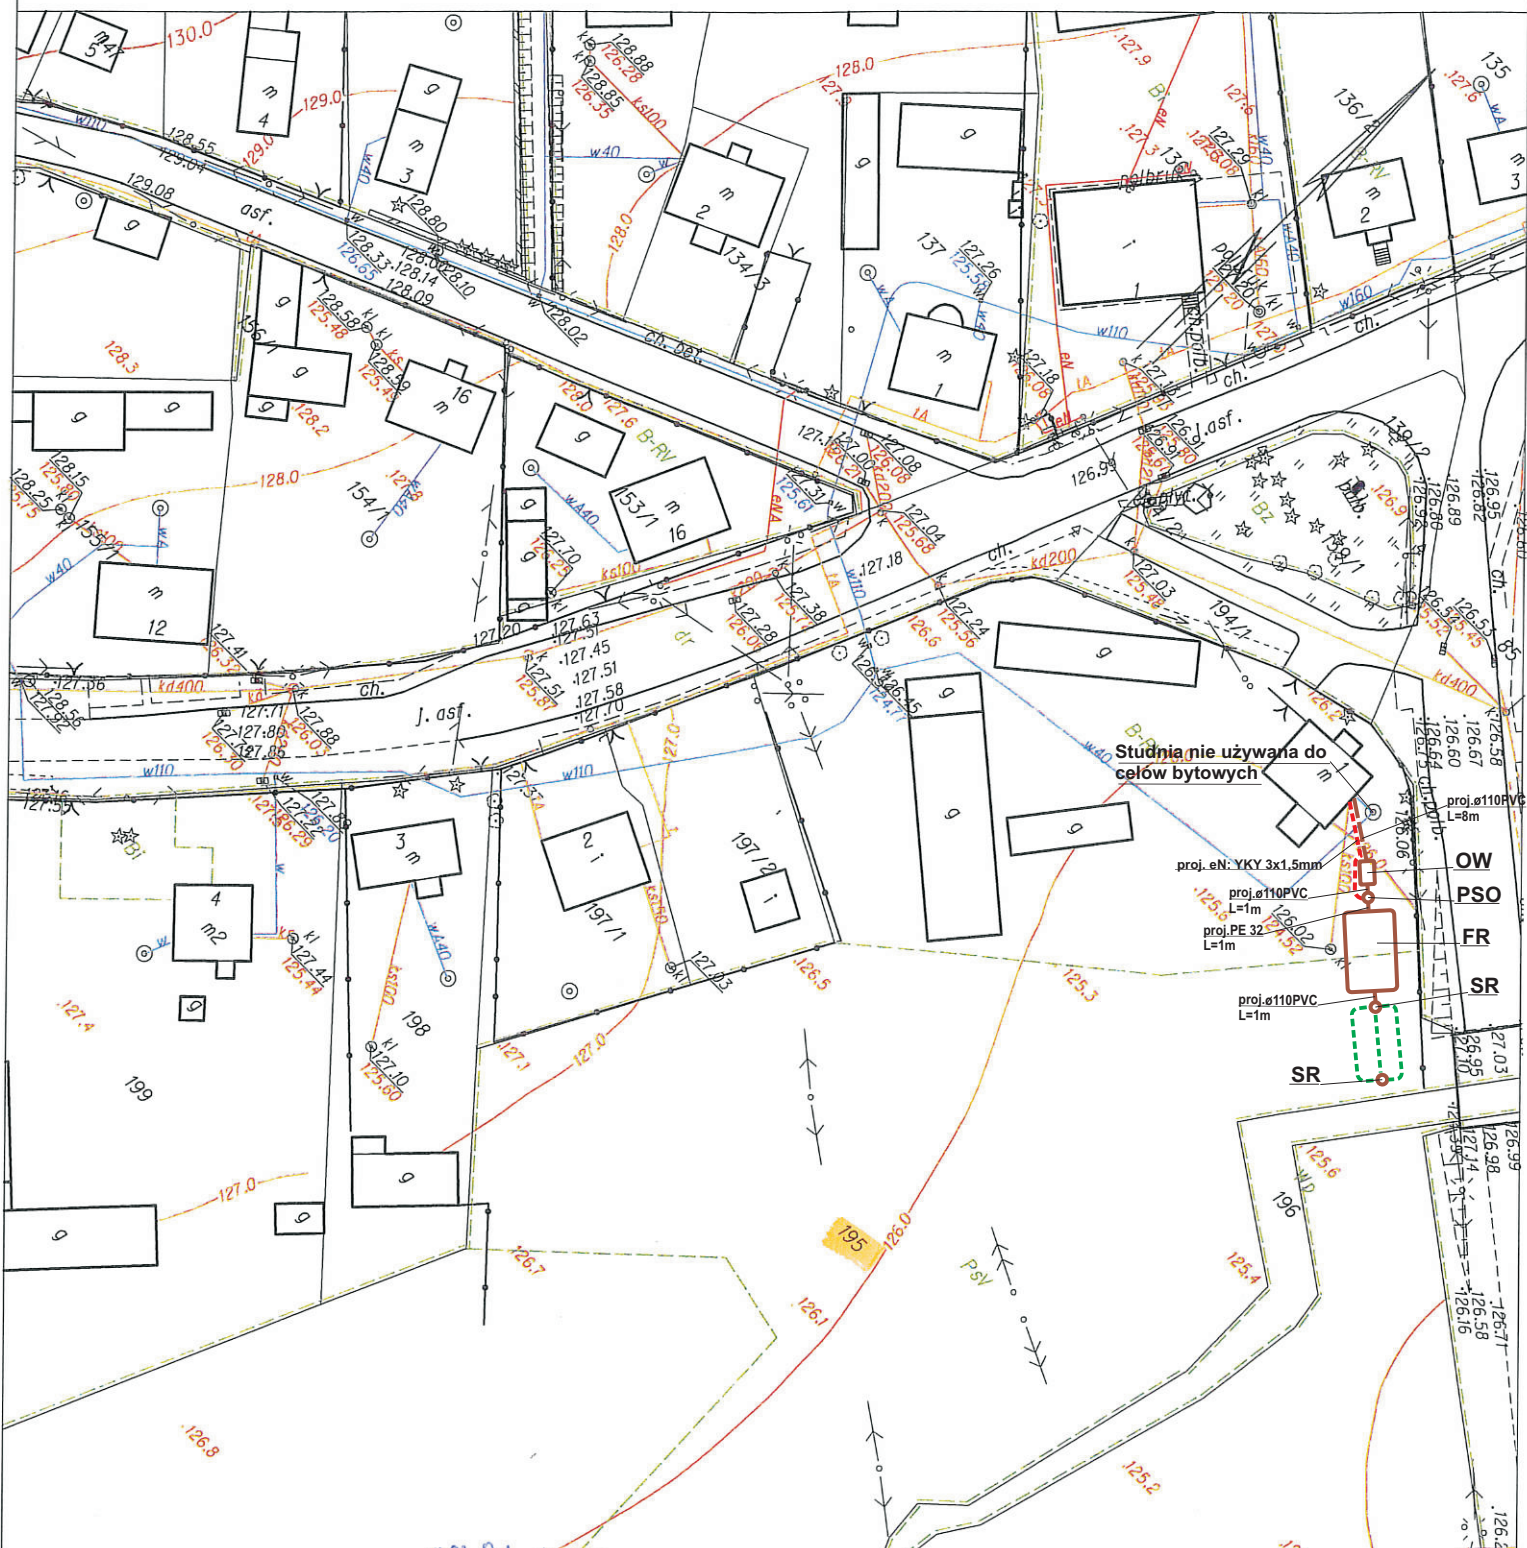

Usługi Projektowo-Inwestycyjne. Szeligowski Krzysztof mgr inż.

Nazwa opracowania: Budowa przydomowych oczyszczalni ścieków
w Gminie Przytuły

Inwestor: Gmina Przytuły, ul. Supska 10, 18-423 Przytuły

Właściciel:
Sławomir Chrzanowski
Przytuły ul. Nadstawna 1

Nr działki:
195

Branża:
Sanitarna

Faza:
PB

Tytuł rysunku: plan zagospodarowania terenu

Skala: 1:1000

Data:
01.2014r.

Sporządził:

Podpis:

Nr rysunku:
83

Legenda:

- proj. rura kanalizacyjna
- proj. drenaż rozsączający
- proj. kanalizacja PVC110
- proj. kanalizacja PE 32
- proj. kanalizacja PE 40
- proj. bioreaktor
- proj. złoże biologiczne
- proj. osadnik wstępny
- proj. przepompownia ścieków surowych
- proj. przepompownia ścieków oczyszczonych
- proj. studnia chłonna w nasypie
- proj. studnia rewizyjna